


PROJEKT ARCH-BUDOWLANY **ZAMIENNY**
PRZEBUDOWY ŚWIETLICY WIEJSKIEJ
RZUT PARTERU
1 : 100

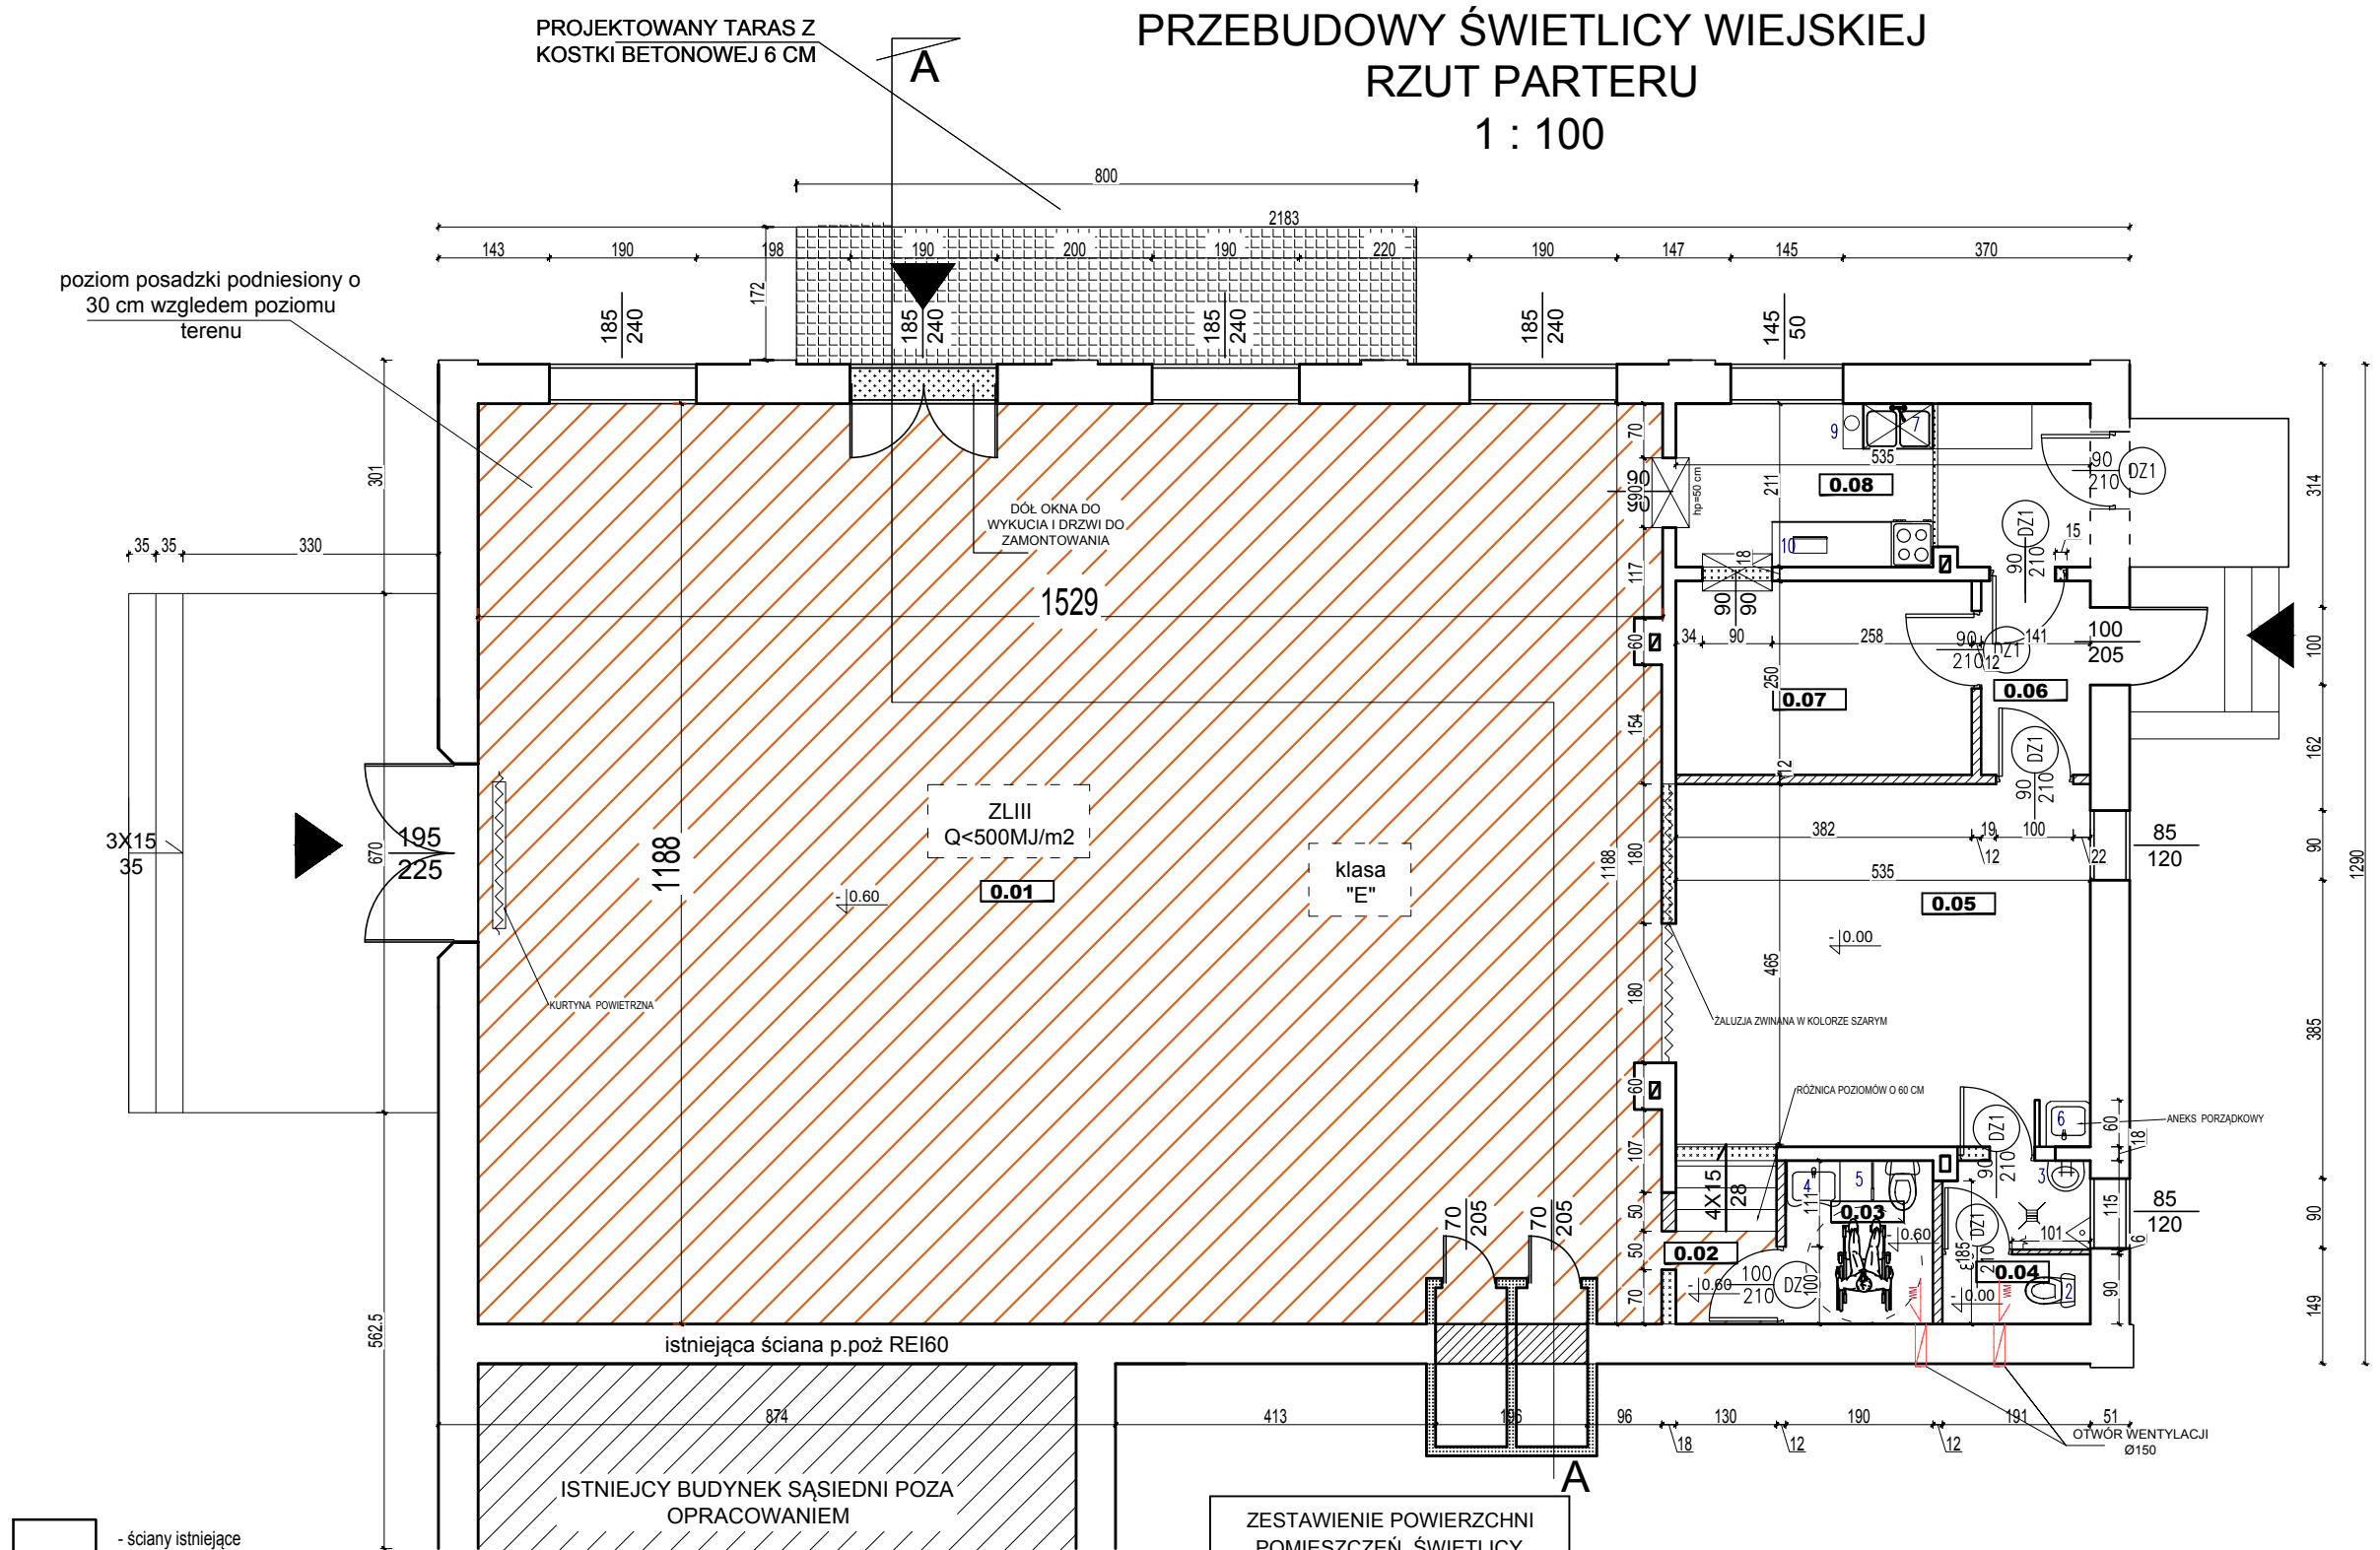

- ściany istniejące
- projektowane ściany
- ściany do wyburzenia
- wejście do budynku
- wentylacja grawitacyjna
- wentylacja mechaniczna

- wyposażenie:
- kuchotka elektryczna
 - misa ustępowa
 - umywalka 45x50
 - pochwyt dla niepełnosprawnego
 - misa ustępowa dla niepełnosprawnego
 - zlew na wysokości 50 cm+ szafka naśrodku czystości i sprzęt porządkowy
 - zlewozmywak jednokomorowy z ociekaczem+ szafka kuchenna wisząca
 - szafka kuchenna z blatem
 - czajnik elektryczny
 - kuchotka elektryczna

ZESTAWIENIE POWIERZCHNI POMIESZCZEŃ ŚWIETLICY		
PARTER		
NR	NAZWA POMIESZCZENIA	POW. [m²]
0.01	ŚWIETLICA	181.12
0.02	KOMUNIKACJA	2.74
0.03	WC NIEPEŁNOSPRAWNY	4.22
0.04	WC MĘSKI	3.97
0.05	ŚWIETLICA	25.03
0.06	KOMUNIKACJA	3.52
0.07	MAGAZYNEK	9.55
0.08	ZAPLECZE KUCHENNE	11.20
SUMA CAŁKOWITA		241.3500

PROJEKT ZAMIENNY

OBIEKT: Rozbudowa i Przebudowa świetlicy w Jedrychowie	BRANŻA: BUDOWLANA	NR RYS
	PROJEKTOWAŁ	OPRACOWAŁ:
LOKALIZACJA: Jedrychowo dz.nr 57 gm. Kisielice	TYTUŁ RYSUNKU: PROJEKT ARCH-BUDOWLANY ZAMIENNY PRZEBUDOWY ŚWIETLICY WIEJSKIEJ RZUT PARTERU 1 : 100	
INWESTOR: Gmina Kisielice ul. Daszyńskiego 5		
DATA: 02.2018	SKALA: 1 : 100	mgr inż. arch. Michał Kamiński