


OŚWIETLENIE AWARYJNE
RZUT PIWNICY
1 : 100

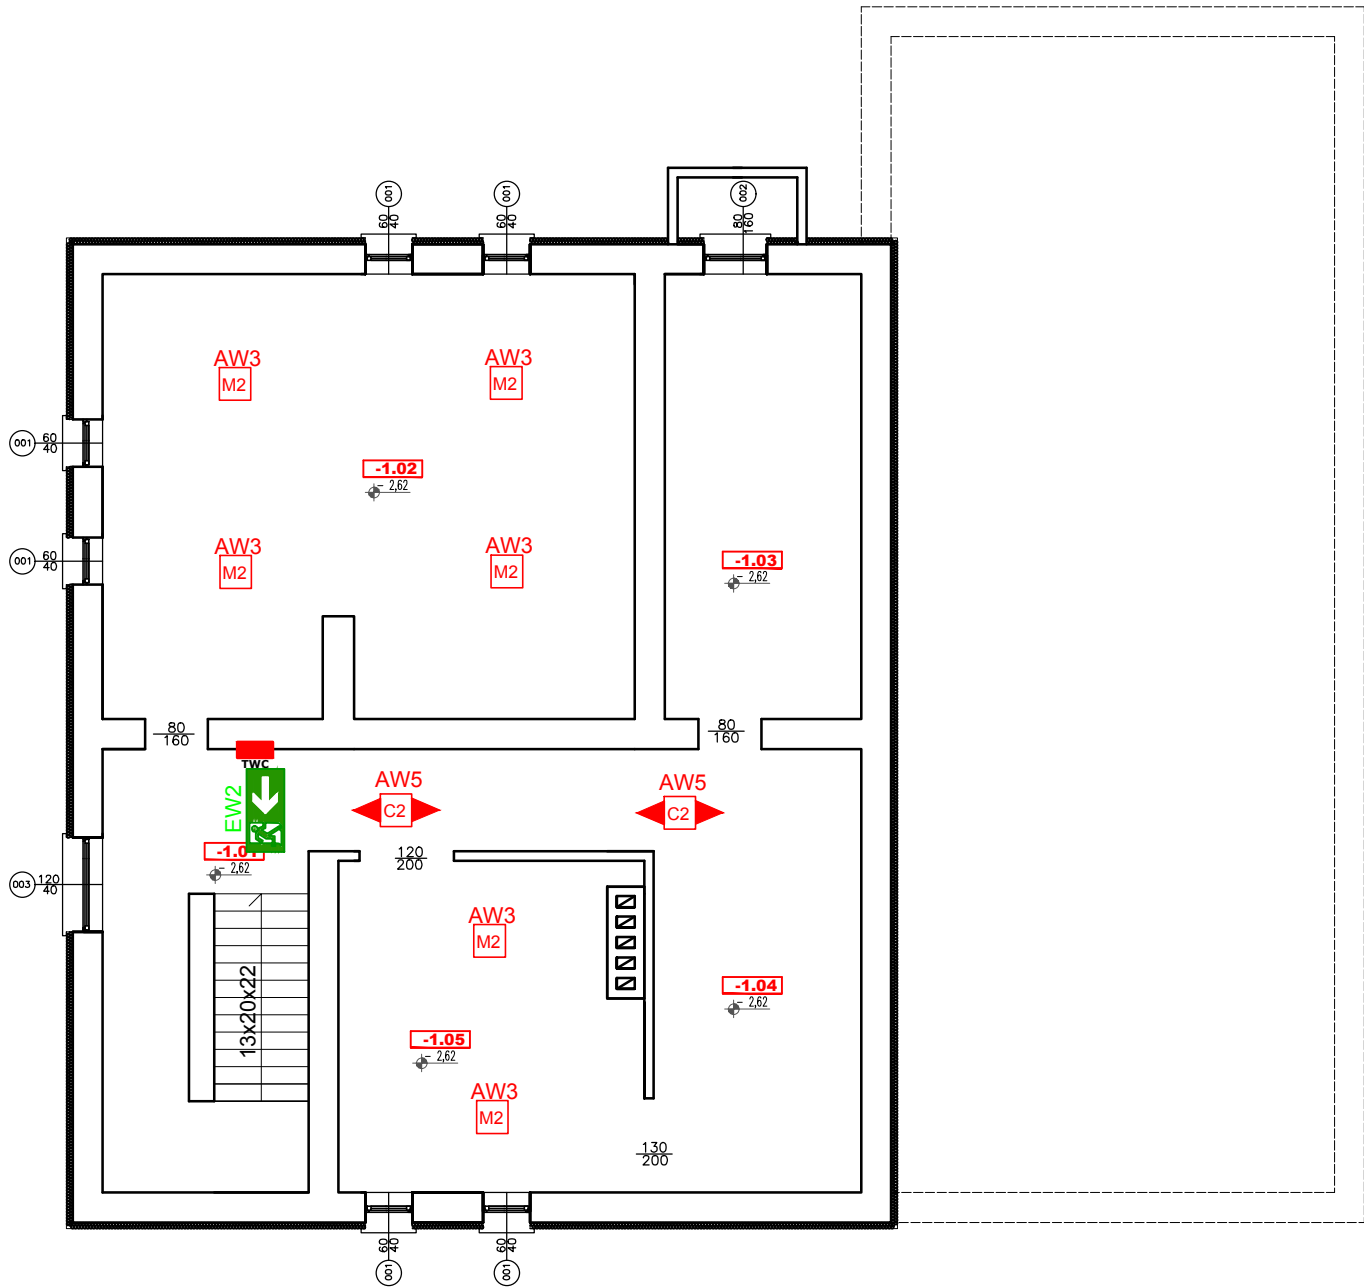

- AW1
M2
ITECH M2 302 ST
- AW3
M2
ONTEC R M2 102 ST
- AW5
C2
ONTEC R C2 105 ST
- AW6c
M2
ONTEC S W1 COLD 302 ST + zest. mont. na ścianę
- EW1
ONTEC S M1 301 ST
- EW2
ONTEC G E1B 101 ST

JEDNOSTKA PROJEKTOWA	BRANŻA: ELEKTRYCZNA	NR RYS. E-2
ARCHI-BUD PROJEKTOWANIE I NADZÓR BUDOWLANY MGR INŻ. MICHAŁ KAMIŃSKI 13-332 JAMIELNIK UL. NOWA 9 NIP 744 175 51 16	PROJEKTOWAŁ: mgr inż. Daniel Sokołowski WAM/0149/PWOE/11	
OBIEKT: Zmiana sposobu użytkowania budynku użyteczności publicznej na budynek wielofunkcyjny 1)Klub Seniora 2) Żłobek	SPRAWDZIŁ:	ASYSTENT PROJEKTANTA: Justyna Malinowska
LOKALIZACJA: Kisielice, ul. Daszyńskiego 21 dz nr 26	TYTUŁ RYSUNKU: OŚWIETLENIE AWARYJNE RZUT PIWNICY 1 : 100	
INWESTOR: Gmina Kisielice ul. Daszńskiego 5 14-220 Kisielice		
DATA: 03.2019		
SKALA: 1 :100		