


OŚWIETLENIE AWARYJNE
RZUT PARTERU
1 : 100

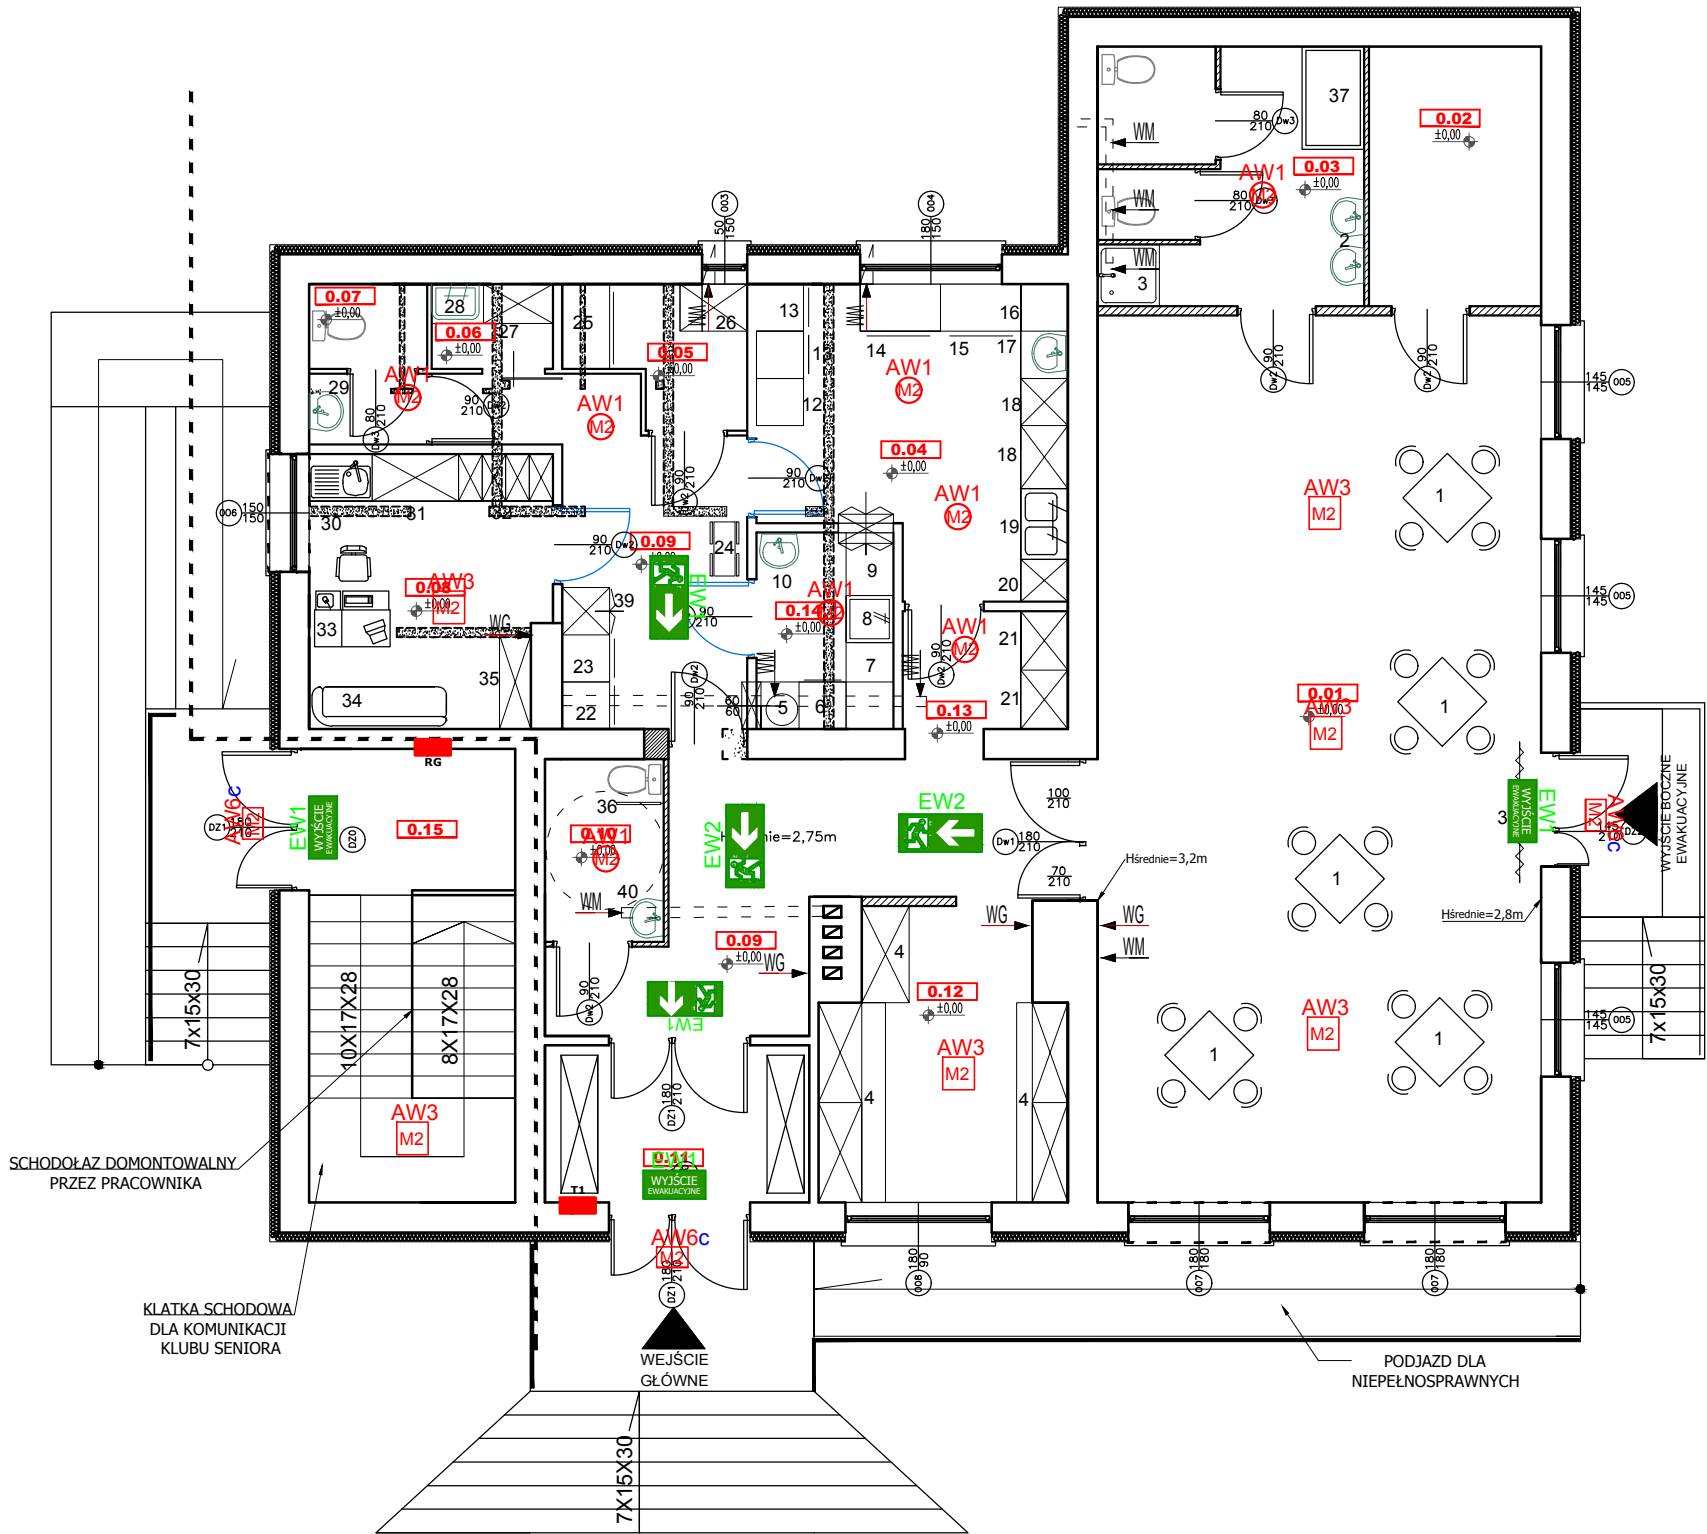

- AW1 M2 iTECH M2 302 ST
- AW3 M2 ONTEC R M2 102 ST
- AW5 C2 ONTEC R C2 105 ST
- AW6c M2 ONTEC S W1 COLD 302 ST + zest. mont. na ścianę
- EW1 ONTEC S M1 301 ST
- EW2 ONTEC G E1B 101 ST

JEDNOSTKA PROJEKTOWA	BRANŻA: ELEKTRYCZNA	NR RYS. E-5
ARCHI-BUD PROJEKTOWANIE I NADZÓR BUDOWLANY MGR INŻ. MICHAŁ KAMIŃSKI 13-332 JAMIELNIK UL. NOWA 9 NIP 744 175 51 16	PROJEKTOWAŁ: mgr inż. Daniel Sokołowski WAM/0149/PWOE/11	
OBIEKT: Zmiana sposobu użytkowania budynku użyteczności publicznej na budynek wielofunkcyjny 1)Klub Seniora 2) Żłobek	SPRAWDZIŁ:	ASYSTENT PROJEKTANTA: Justyna Malinowska
LOKALIZACJA: Kisielice, ul. Daszyńskiego 21 dz nr 26	INWESTOR: Gmina Kisielice ul. Daszyńskiego 5 14-220 Kisielice	TYTUŁ RYSUNKU: OŚWIETLENIE AWARYJNE RZUT PARTERU 1 : 100
DATA: 03.2019	SKALA: 1 : 100	