






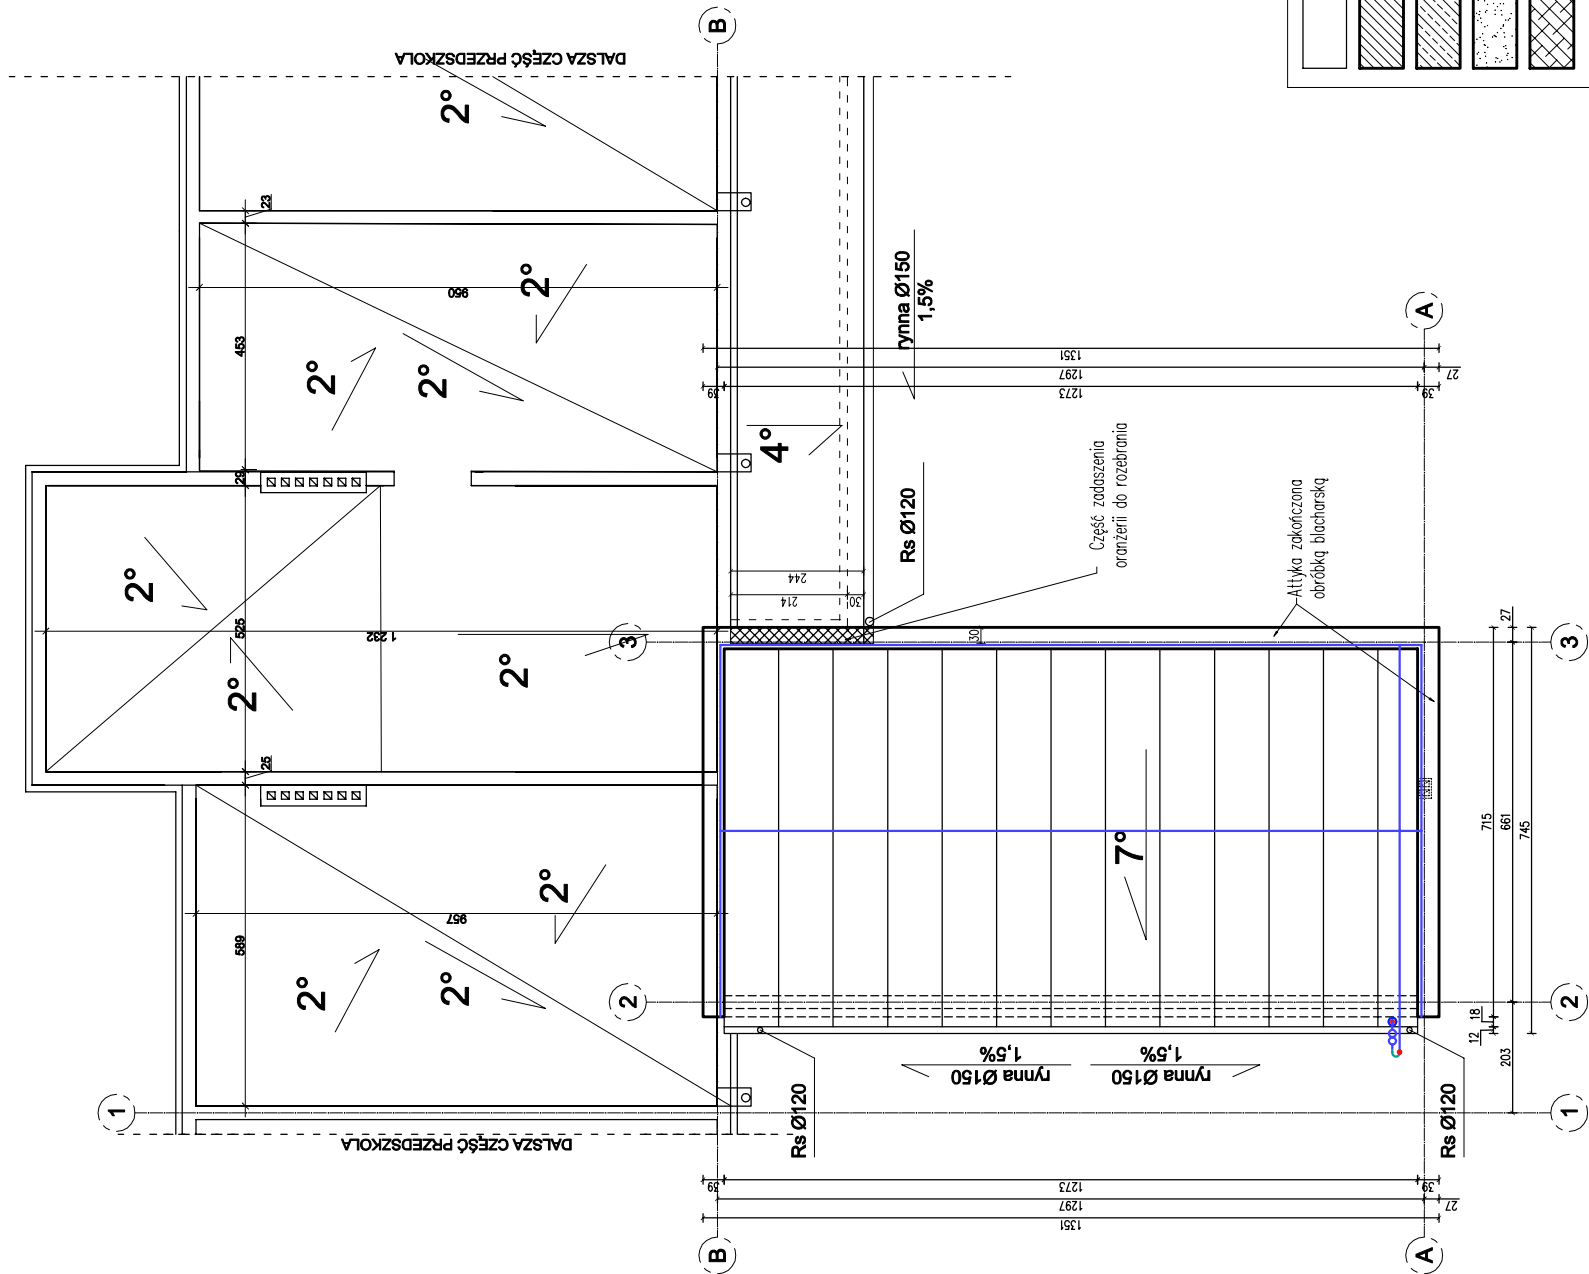

PROJEKT INSTALACJI ODGROMOWEJ
RZUT DACHU
1:100



OPIS OZNACZEŃ

- | | |
|---|--|
|  | Iglica pionowa kominowa |
|  | Zwód poziomy - drut Fe/Zn ø8mm |
|  | Połączenie skręcane |
|  | Złącze kontrolne |
|  | Przewód odprowadzający Fe/Zn ø8mm w grubościennych rurach ochronnych |
|  | Przewód odprowadzający Fe/Zn ø8mm w grubościennych rurach ochronnych |

UWAGI:

1. Na podstawie normy PN-EN 62305-2:2008 obiekt zakwalifikowano do IV klasy LPS;
2. Instalacje odgromową wykonano zgodnie z PN-EN 62305-3:2009;
3. Jako instalację uzimową projektuje się uziom fundamentowy FeZn 30x4 mm ułożony w fundamentach budynku mającą styczność z ziemią;
4. Dodatkowo z ziemią (poprzez uzimienie) należy podłączyć główną szynę uzimieniającą (GSU) gdzie wartość rezystancji nie może przekraczać wartości R<100;
5. Zaciśki kontrolne montować w specjalnych skrzynkach, oferowanych przez producentów osprzętu odgromowego, zaizolowanych w dolnej części elewacji;
6. Jako osprzęt stosować elementy z katalogu producenta oferującego osprzęt odgromowy;
7. Po wykonaniu instalacji przeprowadzić odbiór i wykonać pomiary.



- Projektowane kominy wentylacyjne z pustaków
pustaków firmy SCHIEDEL (32/24 cm)

	ściany istniejące
	ściany projektowane murowane
	elementy projektowane żelbetowe
	otwory do wykucia
	otwory do zamurowania

UWAGA:

1. Ze względu, że jest to robót z przebudową wszystkich wymiarów sprawdzić na budowie i ewentualne zmiany zgadniać z projektantem.
2. Elementy konstrukcyjne wykonywać po odbiorze kierownika budowy.

JEDNOSTKA PROJEKTOWA	ARCHI-BUD PROJEKTOWANIE I NADZÓR BUDOWLANY MGR INŻ. MICHAŁ KAMIŃSKI 13-332 JAMIELIK UL. NOWA 9 NIP 744 175 51 16	
	PROJEKTOWAŁ: Daniel Sobolewski WAM00149/PW/OB/11 Do projektowania bez ograniczeń w zakresie instalacji i urządzeń elek., i elektroenergetycznych	
	BRANŻA: ELEKTRYKA	NR RYS. E-2
	SPRAWDZIŁ:	
OBIEKT:	Budowa sali zabaw przy przedszkolu w Książach	
LOKALIZACJA:	14-220 Książce ul. Jagiellońska 10, dz. nr 313	
INWESTOR:	Gmina Książce 14-220 Książce, ul. Dąbskiego 5	
DATA:	02.2022	SKALA: 1:100